


P.ZZA SANTEGIDIO N.9

P.ZZA SANTEGIDIO N.10

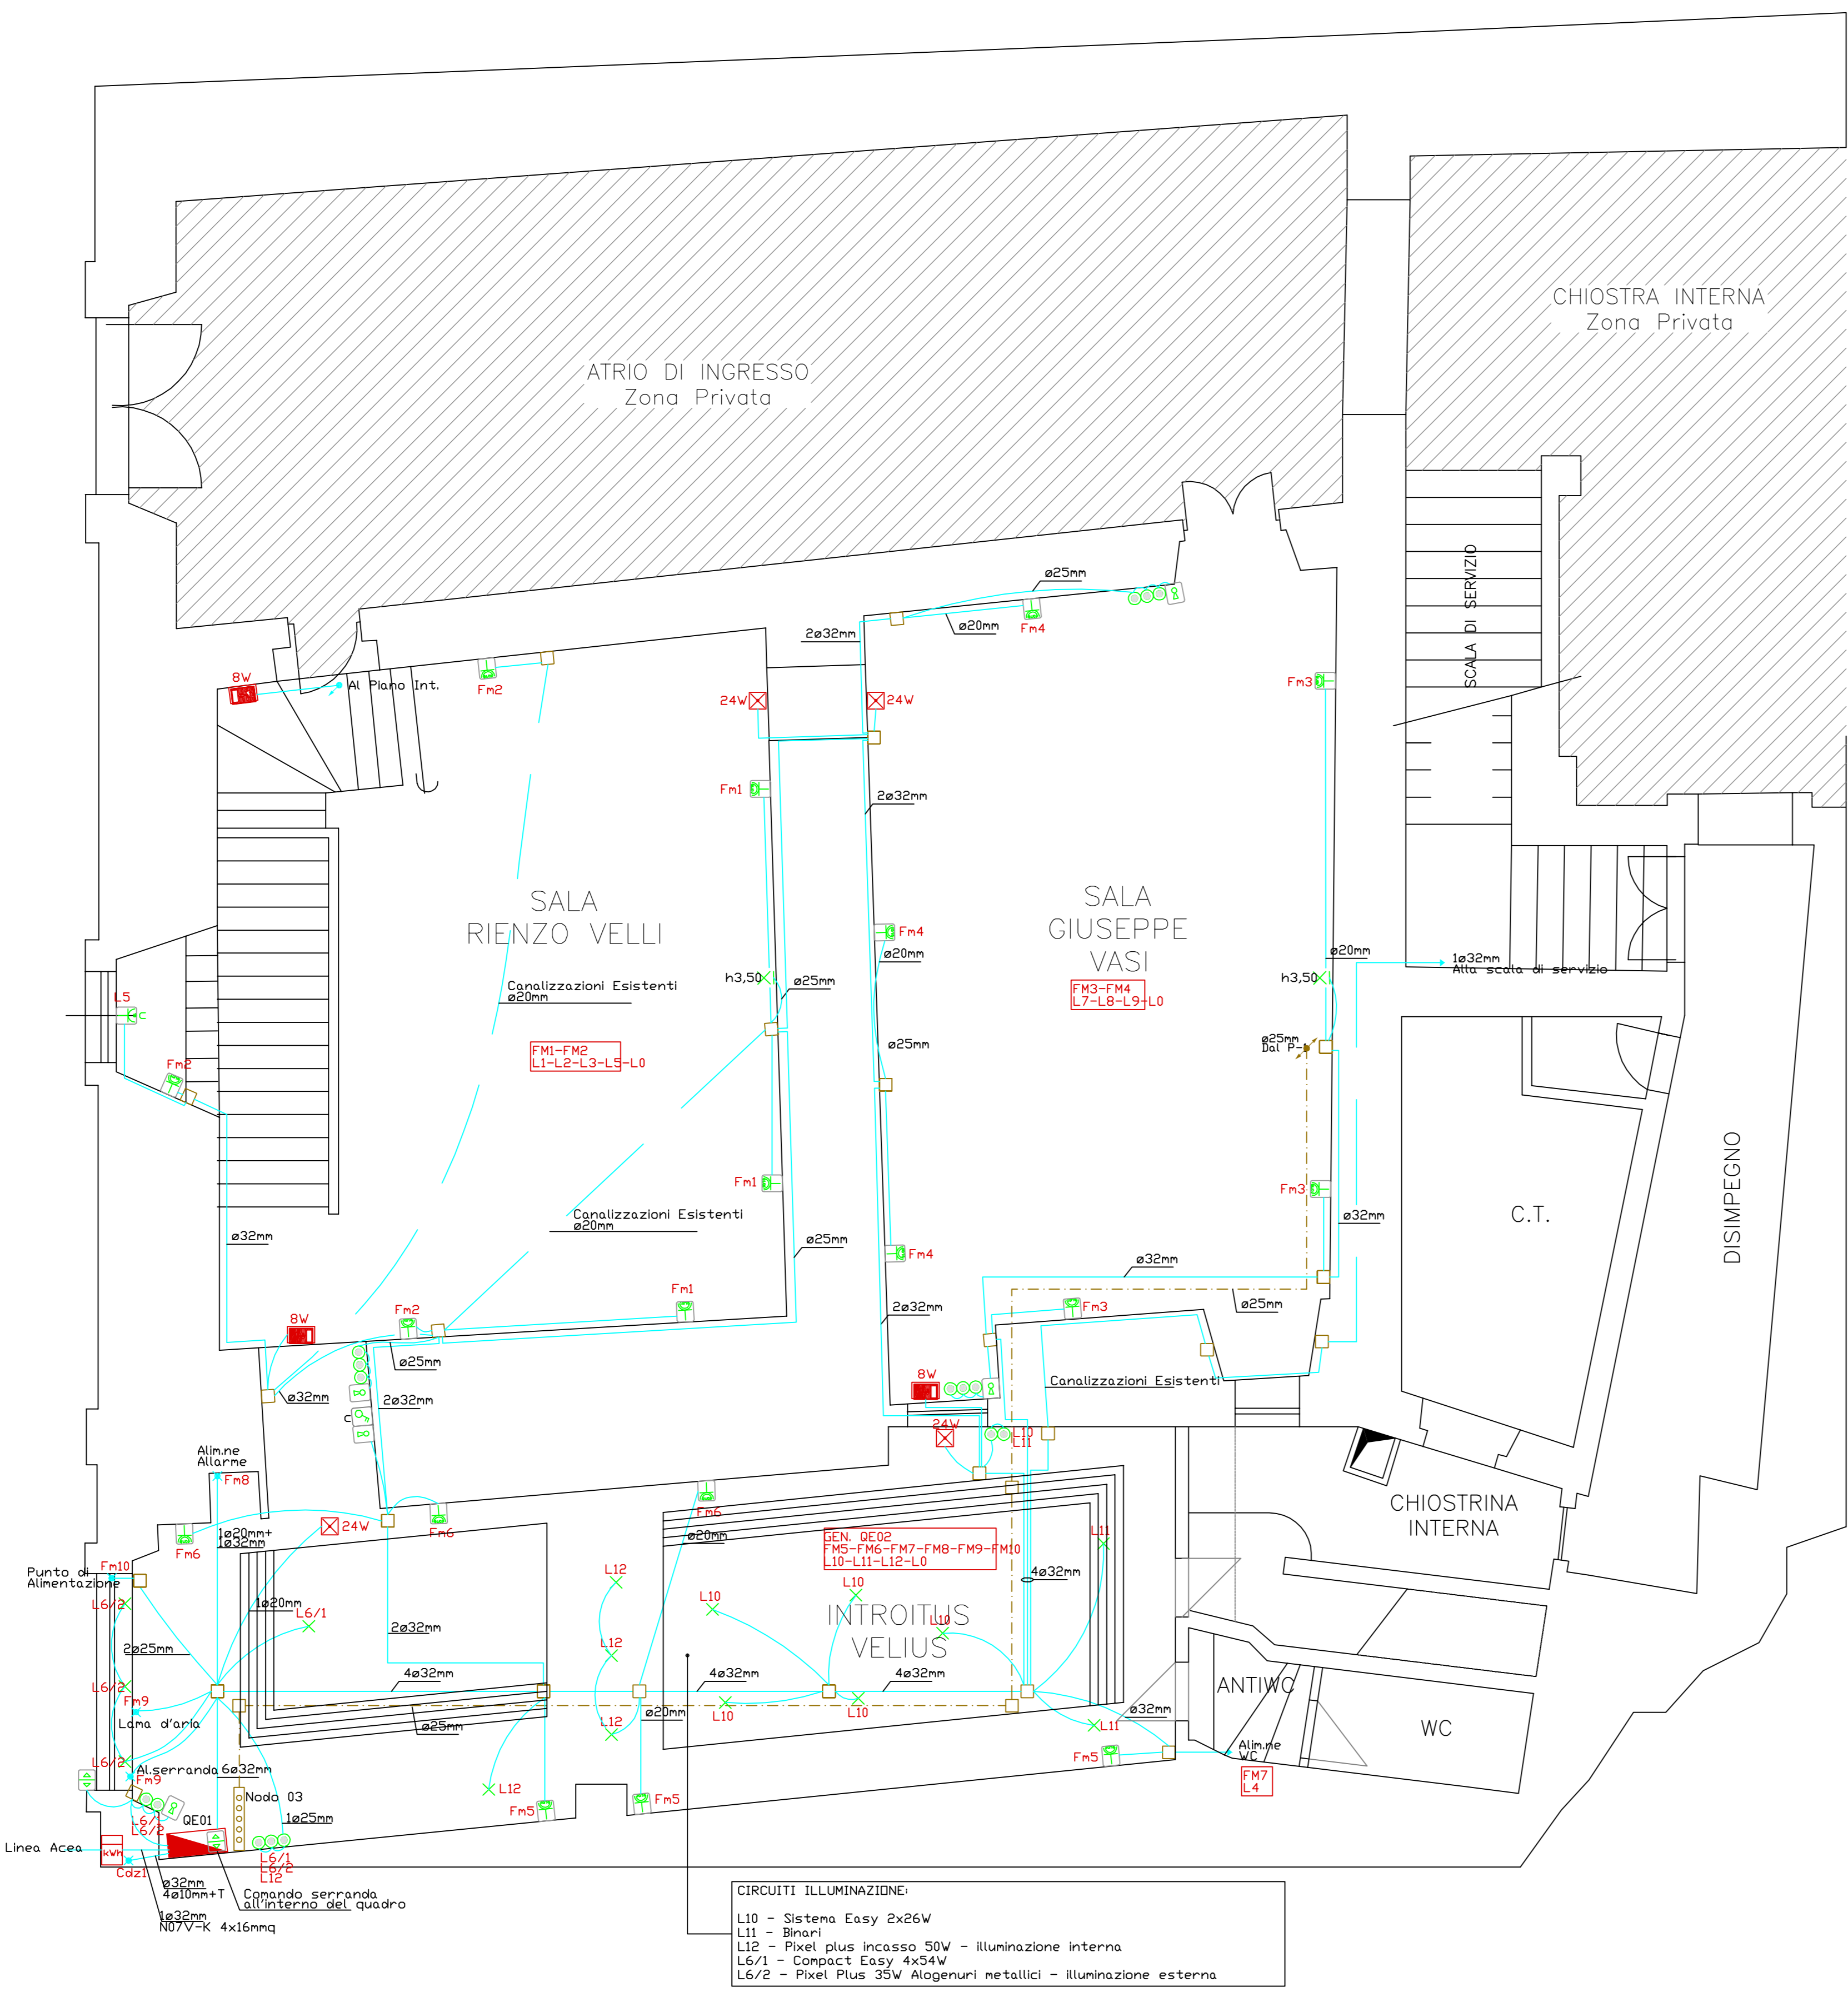


PIANO TERRA

CIRCUITI ILLUMINAZIONE:
 L10 - Sistema Easy 2x25W
 L11 - Binari
 L12 - Pixel plus incasso 50W - illuminazione interna
 L6/1 - Compact Easy 4x54W
 L6/2 - Pixel Plus 35W Aluminuri metallici - illuminazione esterna

| LEGENDA IMPIANTI ELETTRICI E SPECIALI | |
|---------------------------------------|--|
| | Quadro elettrico di alimentazione |
| | Gruppo prese costituito da n°01 presa 10/16 e n°01 presa Shuko |
| | Pulsante Ip |
| | Selettore a chiave |
| | Interruttore 2p |
| | Punto luce |
| | Riflettore di emergenza (con e senza pittogramma, le potenze sono indicate a lato) |
| | Punto Luce a Parete |
| | Punto Luce a soffitto |
| | Pulsante a tirante |
| | Ronzatore |
| | Boiler |
| | Pozzetto di terra |
| | Collettore di terra |

| LEGENDA IMPIANTI ELETTRICI E SPECIALI | |
|---------------------------------------|--|
| | Quadro elettrico di alimentazione |
| | Gruppo prese costituito da n°01 presa 10/16 e n°01 presa Shuko |
| | Pulsante Ip |
| | Selettore a chiave |
| | Interruttore 2p |
| | Punto luce |
| | Riflettore di emergenza (con e senza pittogramma, le potenze sono indicate a lato) |
| | Punto Luce a Parete |
| | Punto Luce a soffitto |
| | Pulsante a tirante |
| | Ronzatore |
| | Boiler |
| | Pozzetto di terra |
| | Collettore di terra |

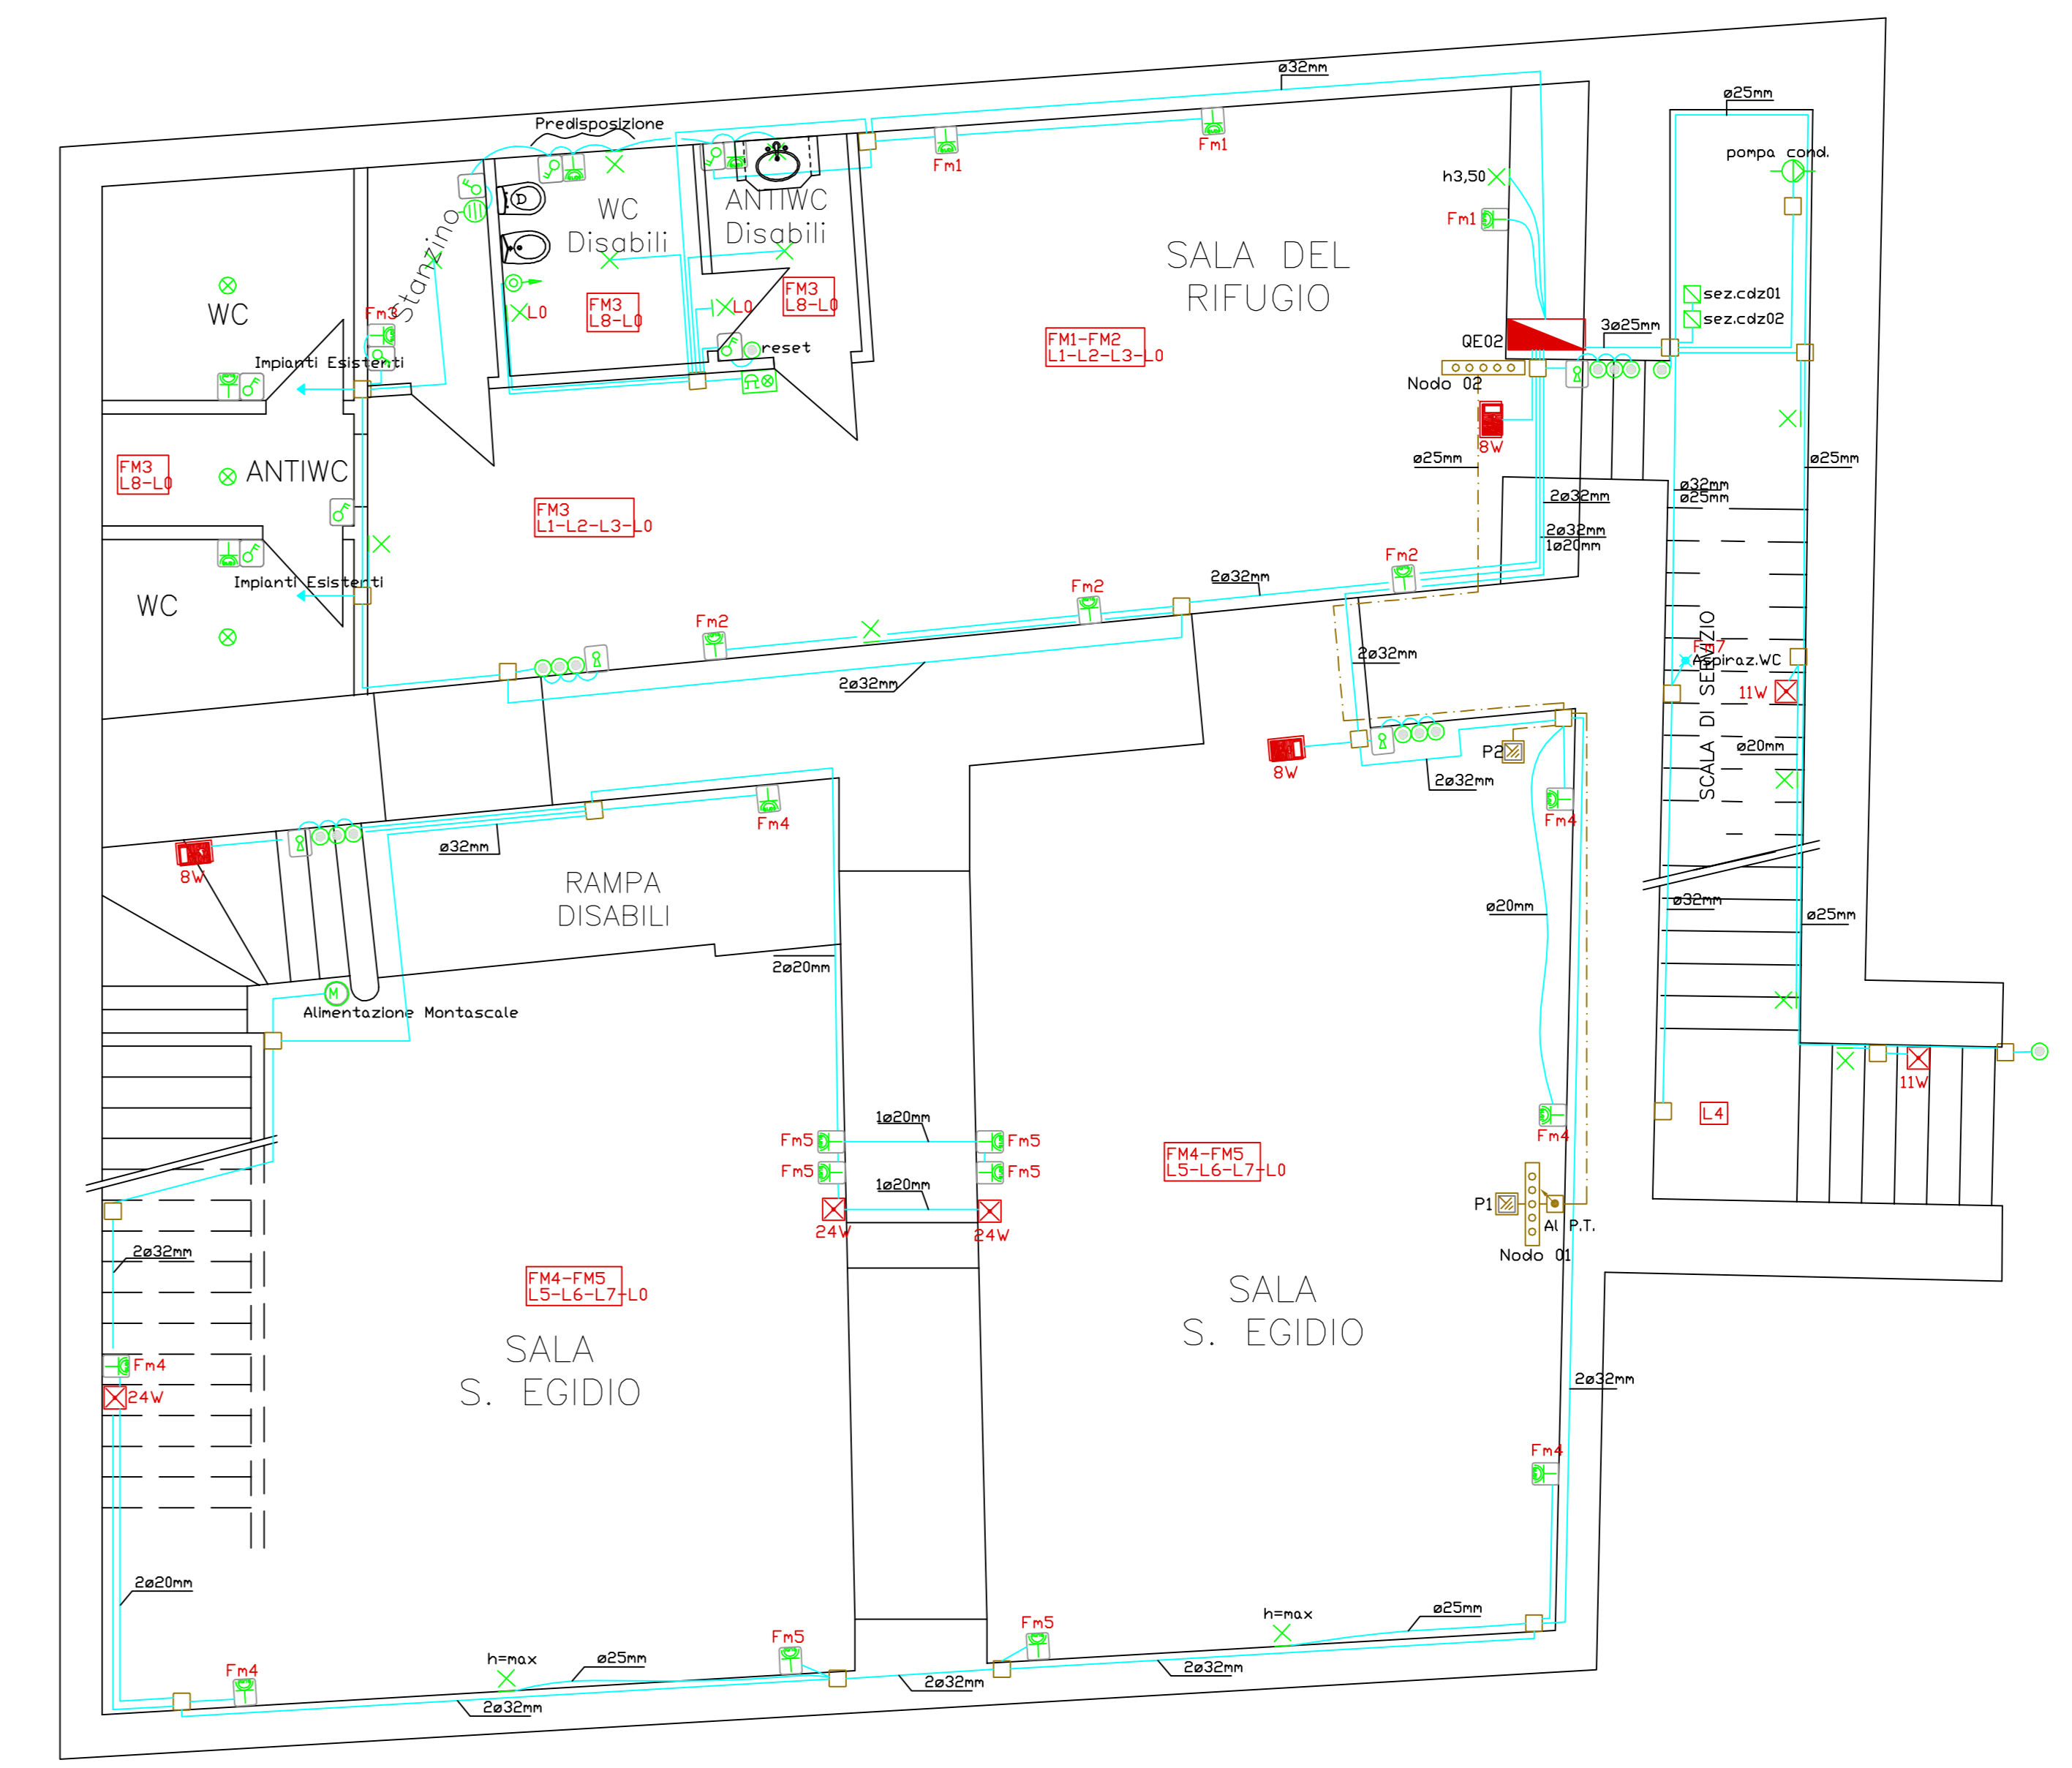

PIANO INTERRATO

| Rif. | Quantità | Titolo/Nome, designazione, materiale, dimensione, ecc | N. articolo/Riferimento |
|---|------------------|---|-------------------------|
| Progettato da Palazzo Velli | | | |
| Controllato da Palazzo Velli | | | |
| Approvato da - data Palazzo Velli 31/01/09 | | | |
| Nome file Imp Elett | Data 01/01/09 | Scala 1:50 | |
| Palazzo Velli | | Impianto Elettrico | |
| Foglio A0 | | Foglio non cons. 1/1 | |